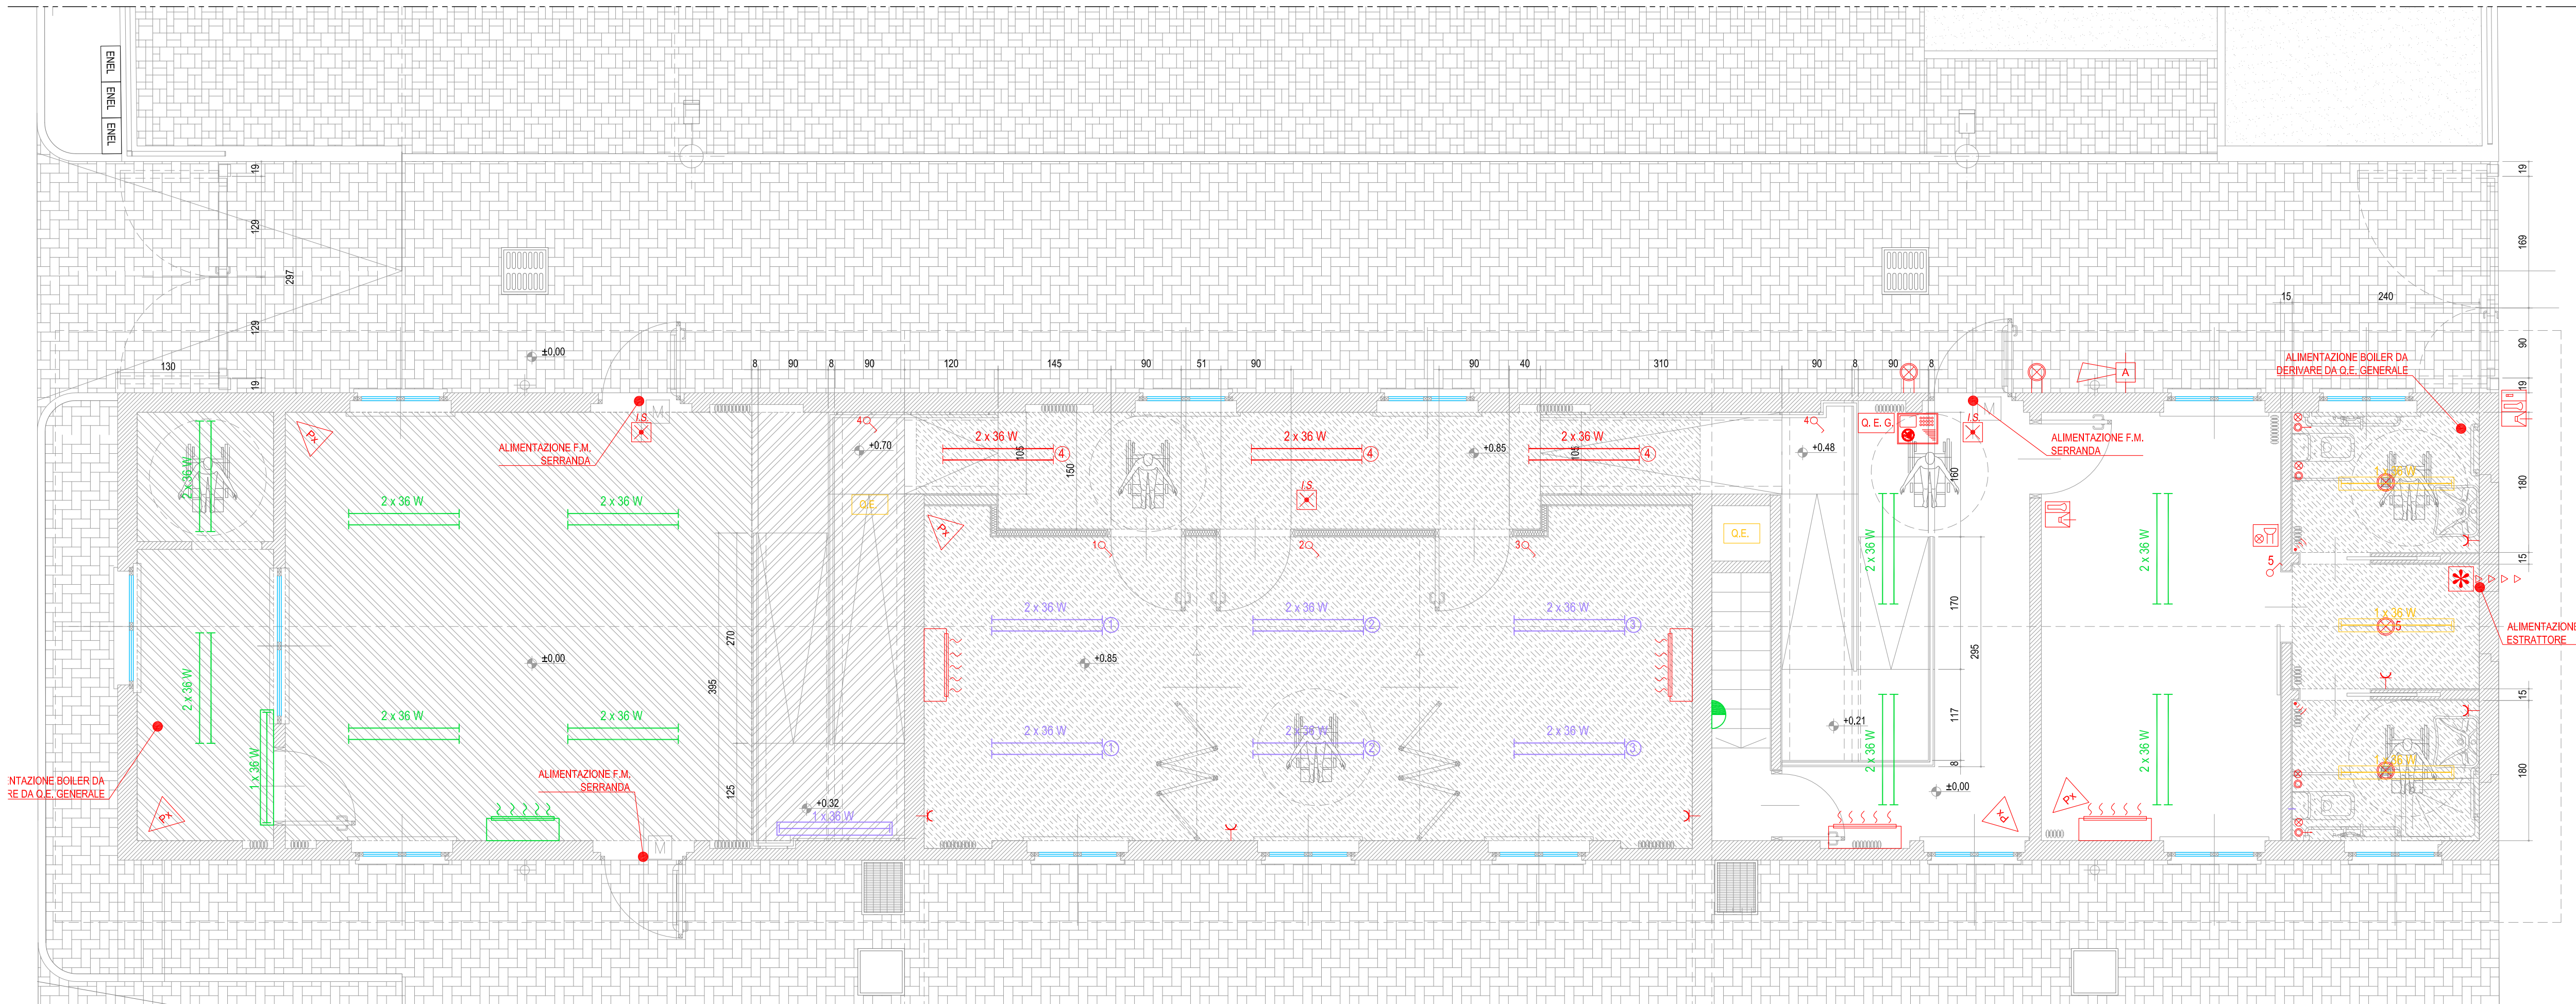


PIANTA PIANO TERRA

SCALA 1:50 - QUOTE IN CM

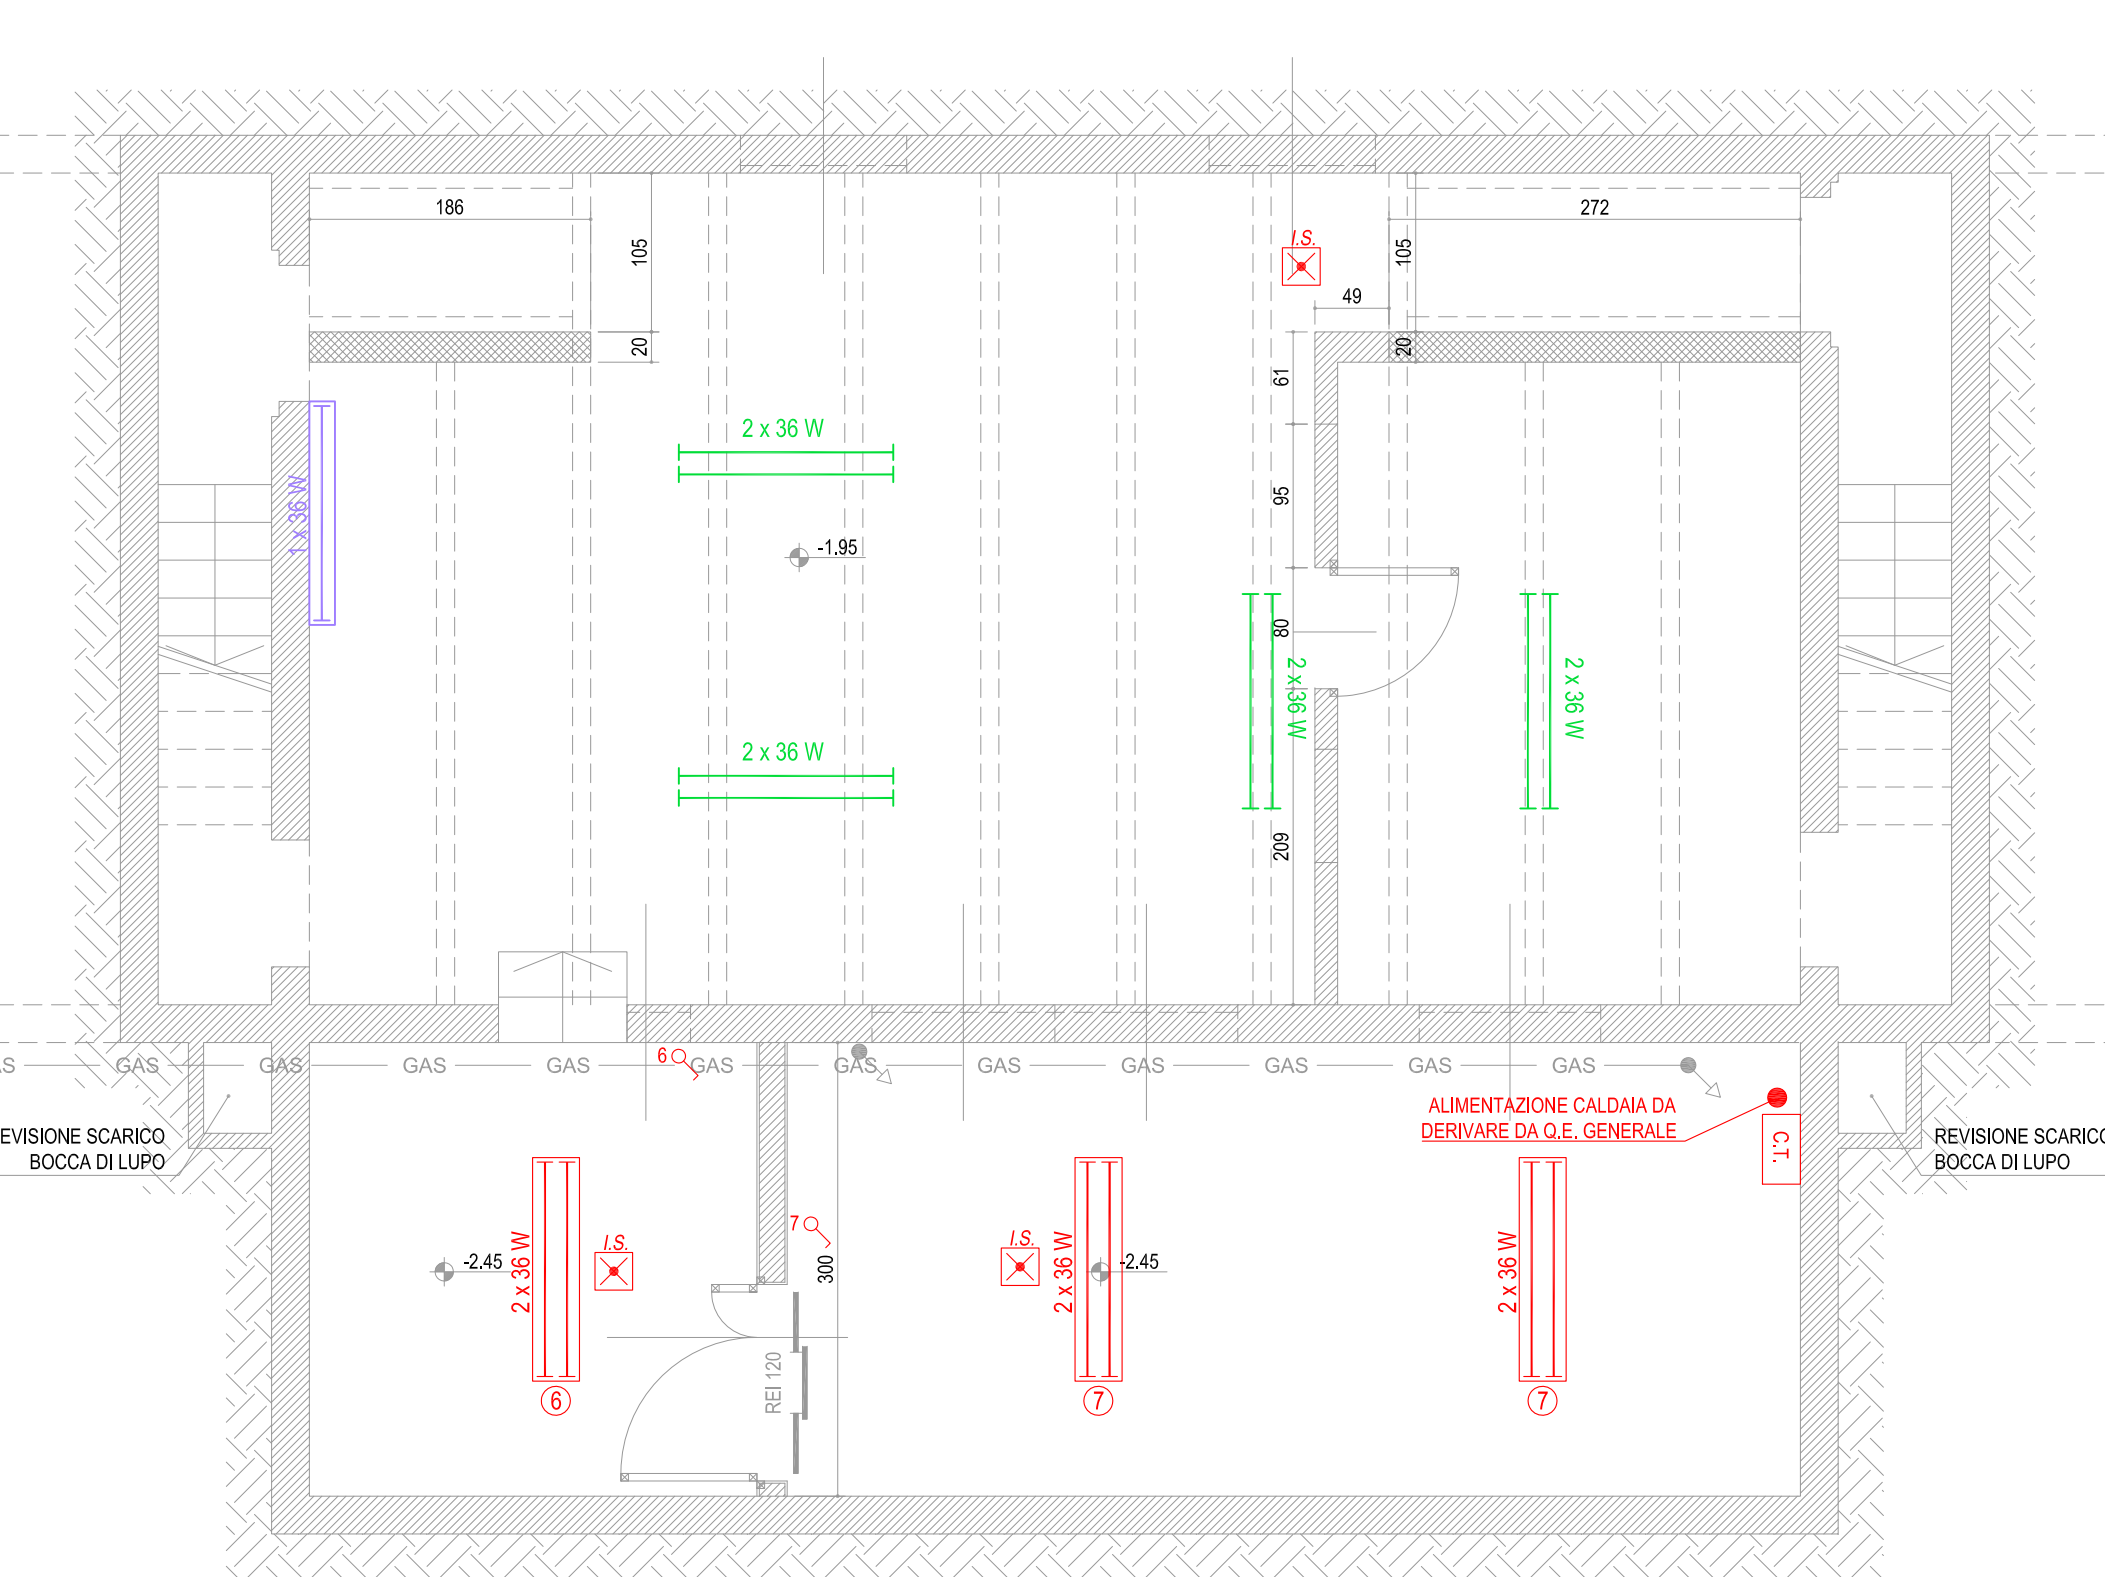


LEGENDA IMPIANTO ELETTRICO:

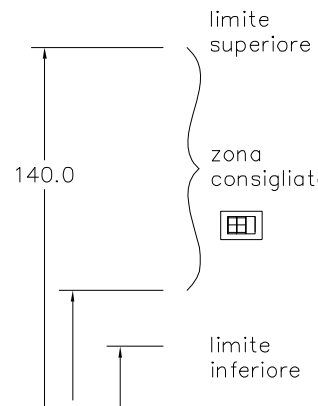
	IMPIANTO ELETTRICO NUOVO
	IMPIANTO ELETTRICO ESISTENTE DA RIPOSIZIONARE ED OGGETTO DI VERIFICA ED ADEGUAMENTO
	IMPIANTO ELETTRICO ESISTENTE OGGETTO DI VERIFICA ED ADEGUAMENTO
	IMPIANTO ELETTRICO ESISTENTE DA RIMUOVERE
	PLAFONIERA FLUORESCENTE IN POLICARBONATO 1X36W - IP65
	PLAFONIERA FLUORESCENTE IN POLICARBONATO 2X36W
	PLAFONIERA FLUORESCENTE IN POLICARBONATO 2X36W - IP65
	PLAFONIERA A PARETE
	QUADRO ELETTRICO
	NUOVO QUADRO ELETTRICO GENERALE
	CONDIZIONATORE AMBIENTE MONOSPLIT A PARETE CON POMPA DI CALORE 9000 BTU/h COMPRESIVO DI COLLEGAMENTO A SEZIONE CONDENSANTE POSTA ALL'ESTERNO DELL'AMBIENTE
	ILLUMINAZIONE DI EMERGENZA
	APPARECCHIO PER INSTALLAZIONE DA INCASSO A SOFFITTO TIPO ZUMTOBEL FD1000 E200 20W LED840 230V SI WH
	PLAFONIERA A LED DA ESTERNI CON MONTAGGIO A PARETE E CON DOPPIO FASCIO: SOPRA (10°) E SOTTO (20°), TIPO KAPPADUE LED PARETE, 2 MODULI DA 3 LED MONOCROMATICI A LUCE NATURALE 4000K; 642LM; 6.5W
	RILEVATORE DI PRESENZA PER ACCENSIONE LUCI
	INTERRUTTORE UNIPOLARE
	PRESA TIPO SHUKO/BIPASSO 10/16A-230V CON TERRA LATERALE E CENTRALE
	PULSANTE PER TACITAZIONE ALLARME WC CON SPIA DI SEGNALEZIONE, DA INCASSO
	PULSANTE A TIRANTE PER CHIAMATA DI SOCCORSO W.C.
	TERMINALE ESTERNO PER IMPIANTO VIDEOCITOFONICO
	TERMINALE INTERNO PER IMPIANTO VIDEOCITOFONICO
	ALLARME OTTICO-ACUSTICO IMPIANTO CHIAMATA WC
	ESTRATTORE ARIA
	NUOVA CENTRALE TERMICA
	ARMADIO CONTATORI ENTE DISTRIBUTORE
	SIRENA DI ALLARME ANTINTRUSIONE
	RILEVATORE DI PRESENZA PER IMPIANTO ANTINTRUSIONE
	CENTRALE ANTINTRUSIONE

PIANTA PIANO INTERRATO

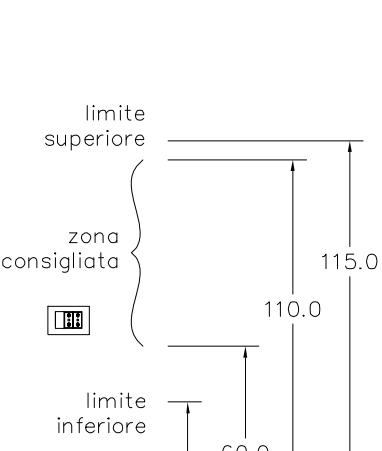
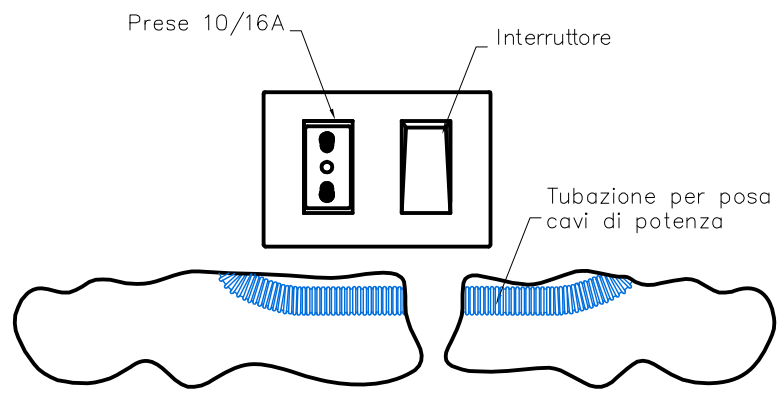
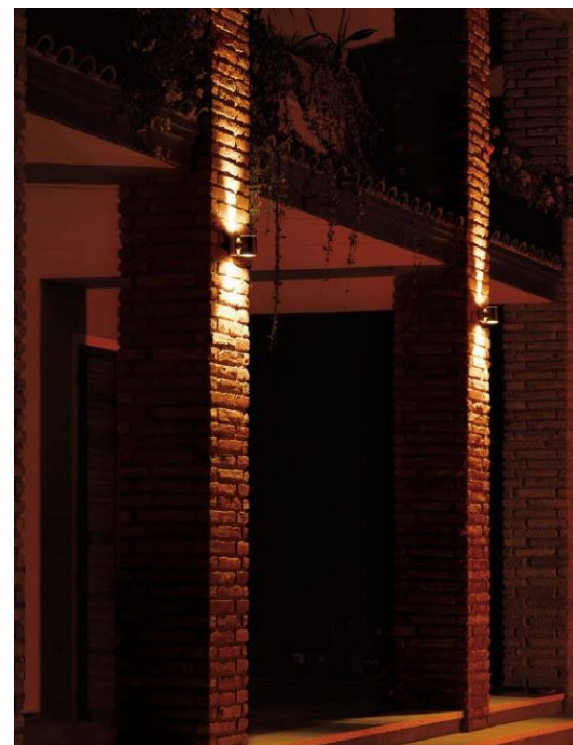
SCALA 1:50 - QUOTE IN CM

POSIZIONAMENTO E DISTRIBUZIONE
PLACCHE SU PARETE TIPO

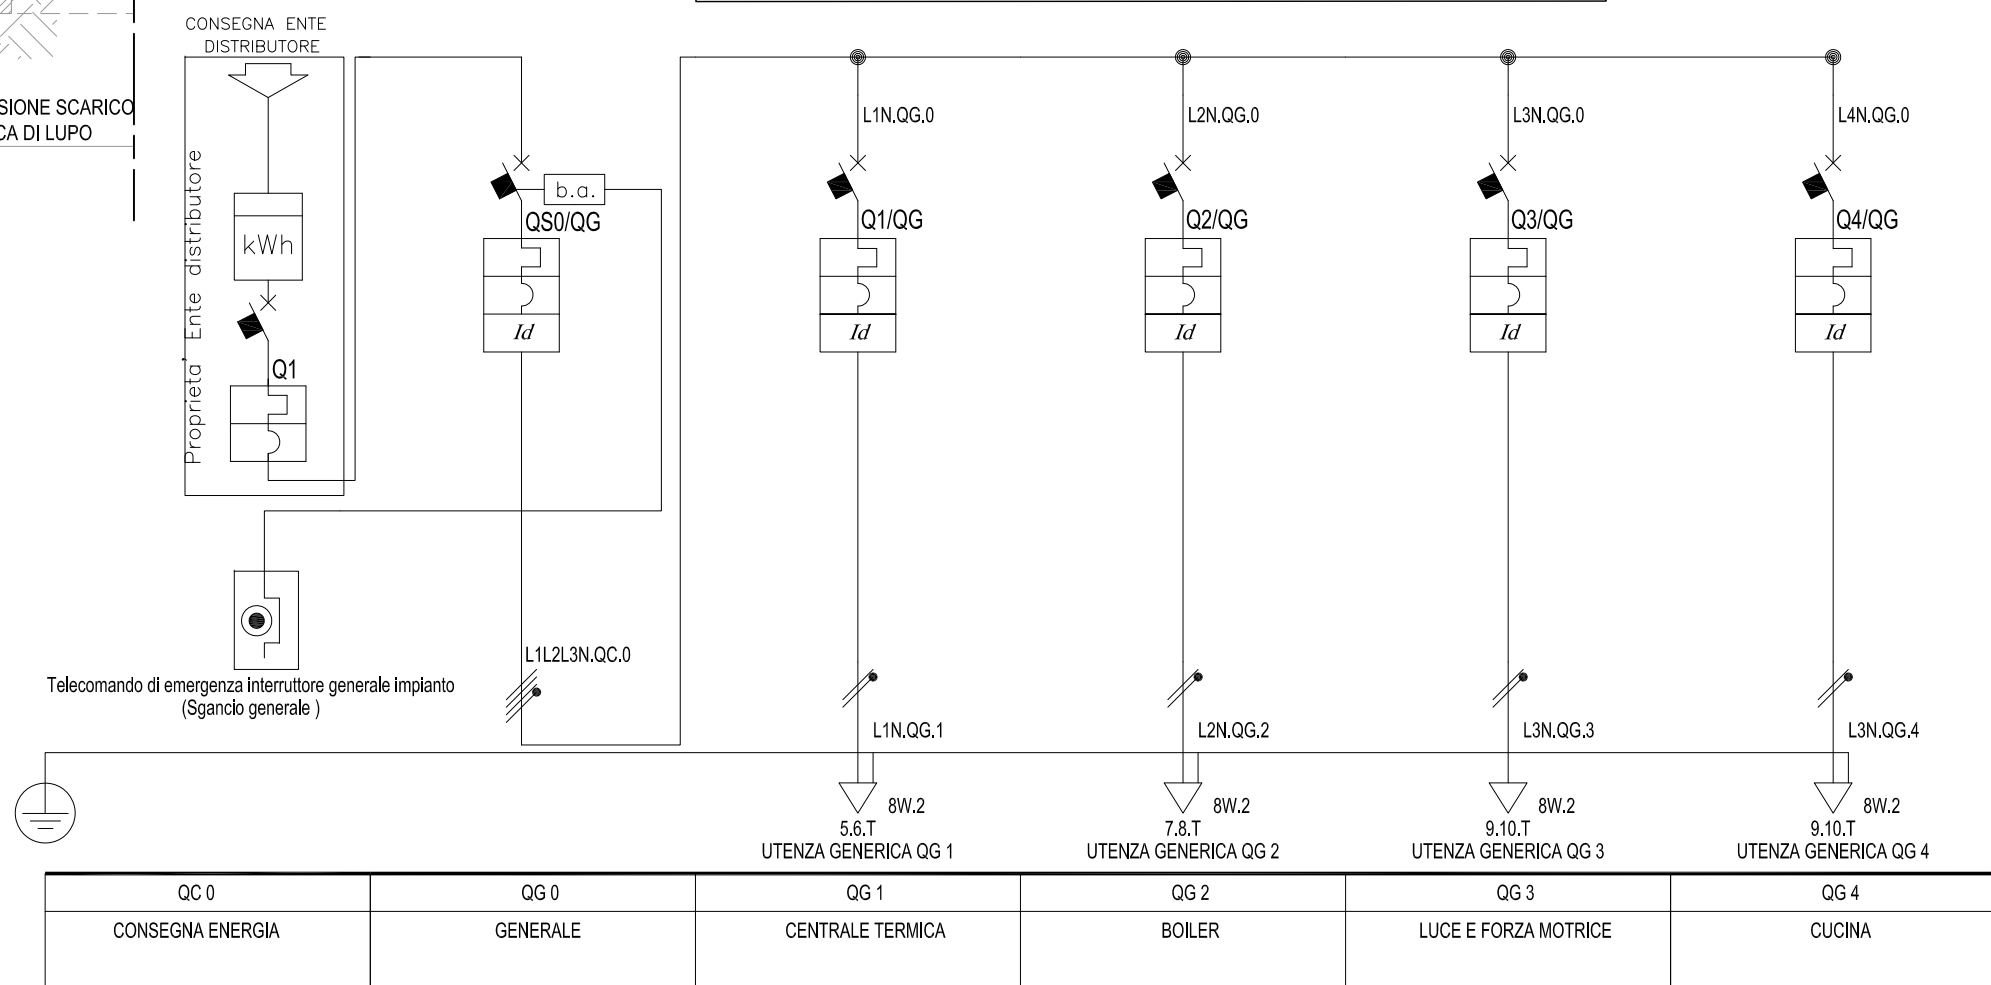
ALTEZZA INSTALLAZIONE
INTERRUTTORI, QUADRI ELETTRICI:
Limite inferiore: 60cm
Limite superiore: 140cm
Zona consigliata: da 75 a 140cm



ALTEZZA INSTALLAZIONE PRESE
ENERGIA, TV E TELEFONO:
Limite inferiore: 45cm
Limite superiore: 115cm
Zona consigliata: da 60 a 110cm

PARTICOLARE
SCATOLA PRESA E INTERRUTTOREPLAFONIERA A LED DA ESTERNI TIPO
KAPPADUE LED PARETE BI-EMISSION

SCHEMA NUOVO QUADRO ELETTRICO GENERALE

FARETTO DA INCASSO A SOFFITTO
TIPO ZUMTOBEL FD1000 E200 20W

NOTA BENE:

- Il presente elaborato è valido solo ai fini del progetto impiantistico. Per gli aspetti architettonici e strutturali fare riferimento ai relativi elaborati.
- Si comprende nell'intervento il ricondizionamento di tutto il sistema di illuminazione e forza motrice esistente anche se non rappresentato graficamente

Consorzio Servizi Sociali INRE TE
LAVORI DI RECUPERO E RIFUNZIONALIZZAZIONE DI EDIFICIO IN LOCALITA' BELLAVISTA-IVREA(TO) PER CONVERSIONE A CENTRO ATTIVITA' DIURNE (CAD) PER PERSONE CON DISABILITA'

PROGETTAZIONE

TECSE ENGINEERING
STUDIO ASSOCIATO

Ing. Franco BETTA - Arch. Alessandro BETTA - Ing. Fabrizio BETTA
C.so MONTE CUCCIO, 73 - 10141 - TORINO
tel. (+39) 011 3842231 - fax. (+39) 011 389585
www.tecse-engineering.com - info@tecse-engineering.com

Dott. BETTA Ing. FRANCO
ORDINE INGEGNERI
3642 PROVINCIA DI TORINO



N°	AGGIORNAMENTI	COMPILATORE	CONTROLLORE	DATA
-	EMISSIONE	Arch. D. TRAMONTANA	Ing. Fabrizio BETTA	15/05/2017
1	REVISIONE 01	Arch. D. TRAMONTANA	Ing. Fabrizio BETTA	05/06/2017
2				
3				
4				

PROGETTO DEFINITIVO / ESECUTIVO

PROGETTO
IMPIANTO ELETTRICOPLANIMETRIE E
DETTAGLI COSTRUTTIVI

FILE TS871_DEF/ESEC_IE02_rev01.pdf	COMPILATORE Arch. D. TRAMONTANA	SCALA 1:50	ELABORATO IE 02
PROGETTO TS 871	CONTROLLATORE Ing. Fabrizio BETTA	DATA 05/06/2017	